


WÓJT GMINY
63-620 TRZCINICA
woj. wielkopolskie

ZALĄCZNIK
DO ZARZĄDZENIA NR 33/2019
WÓJTA GMINY TRZCINICA
Z DNIA 10.05.2019 r.

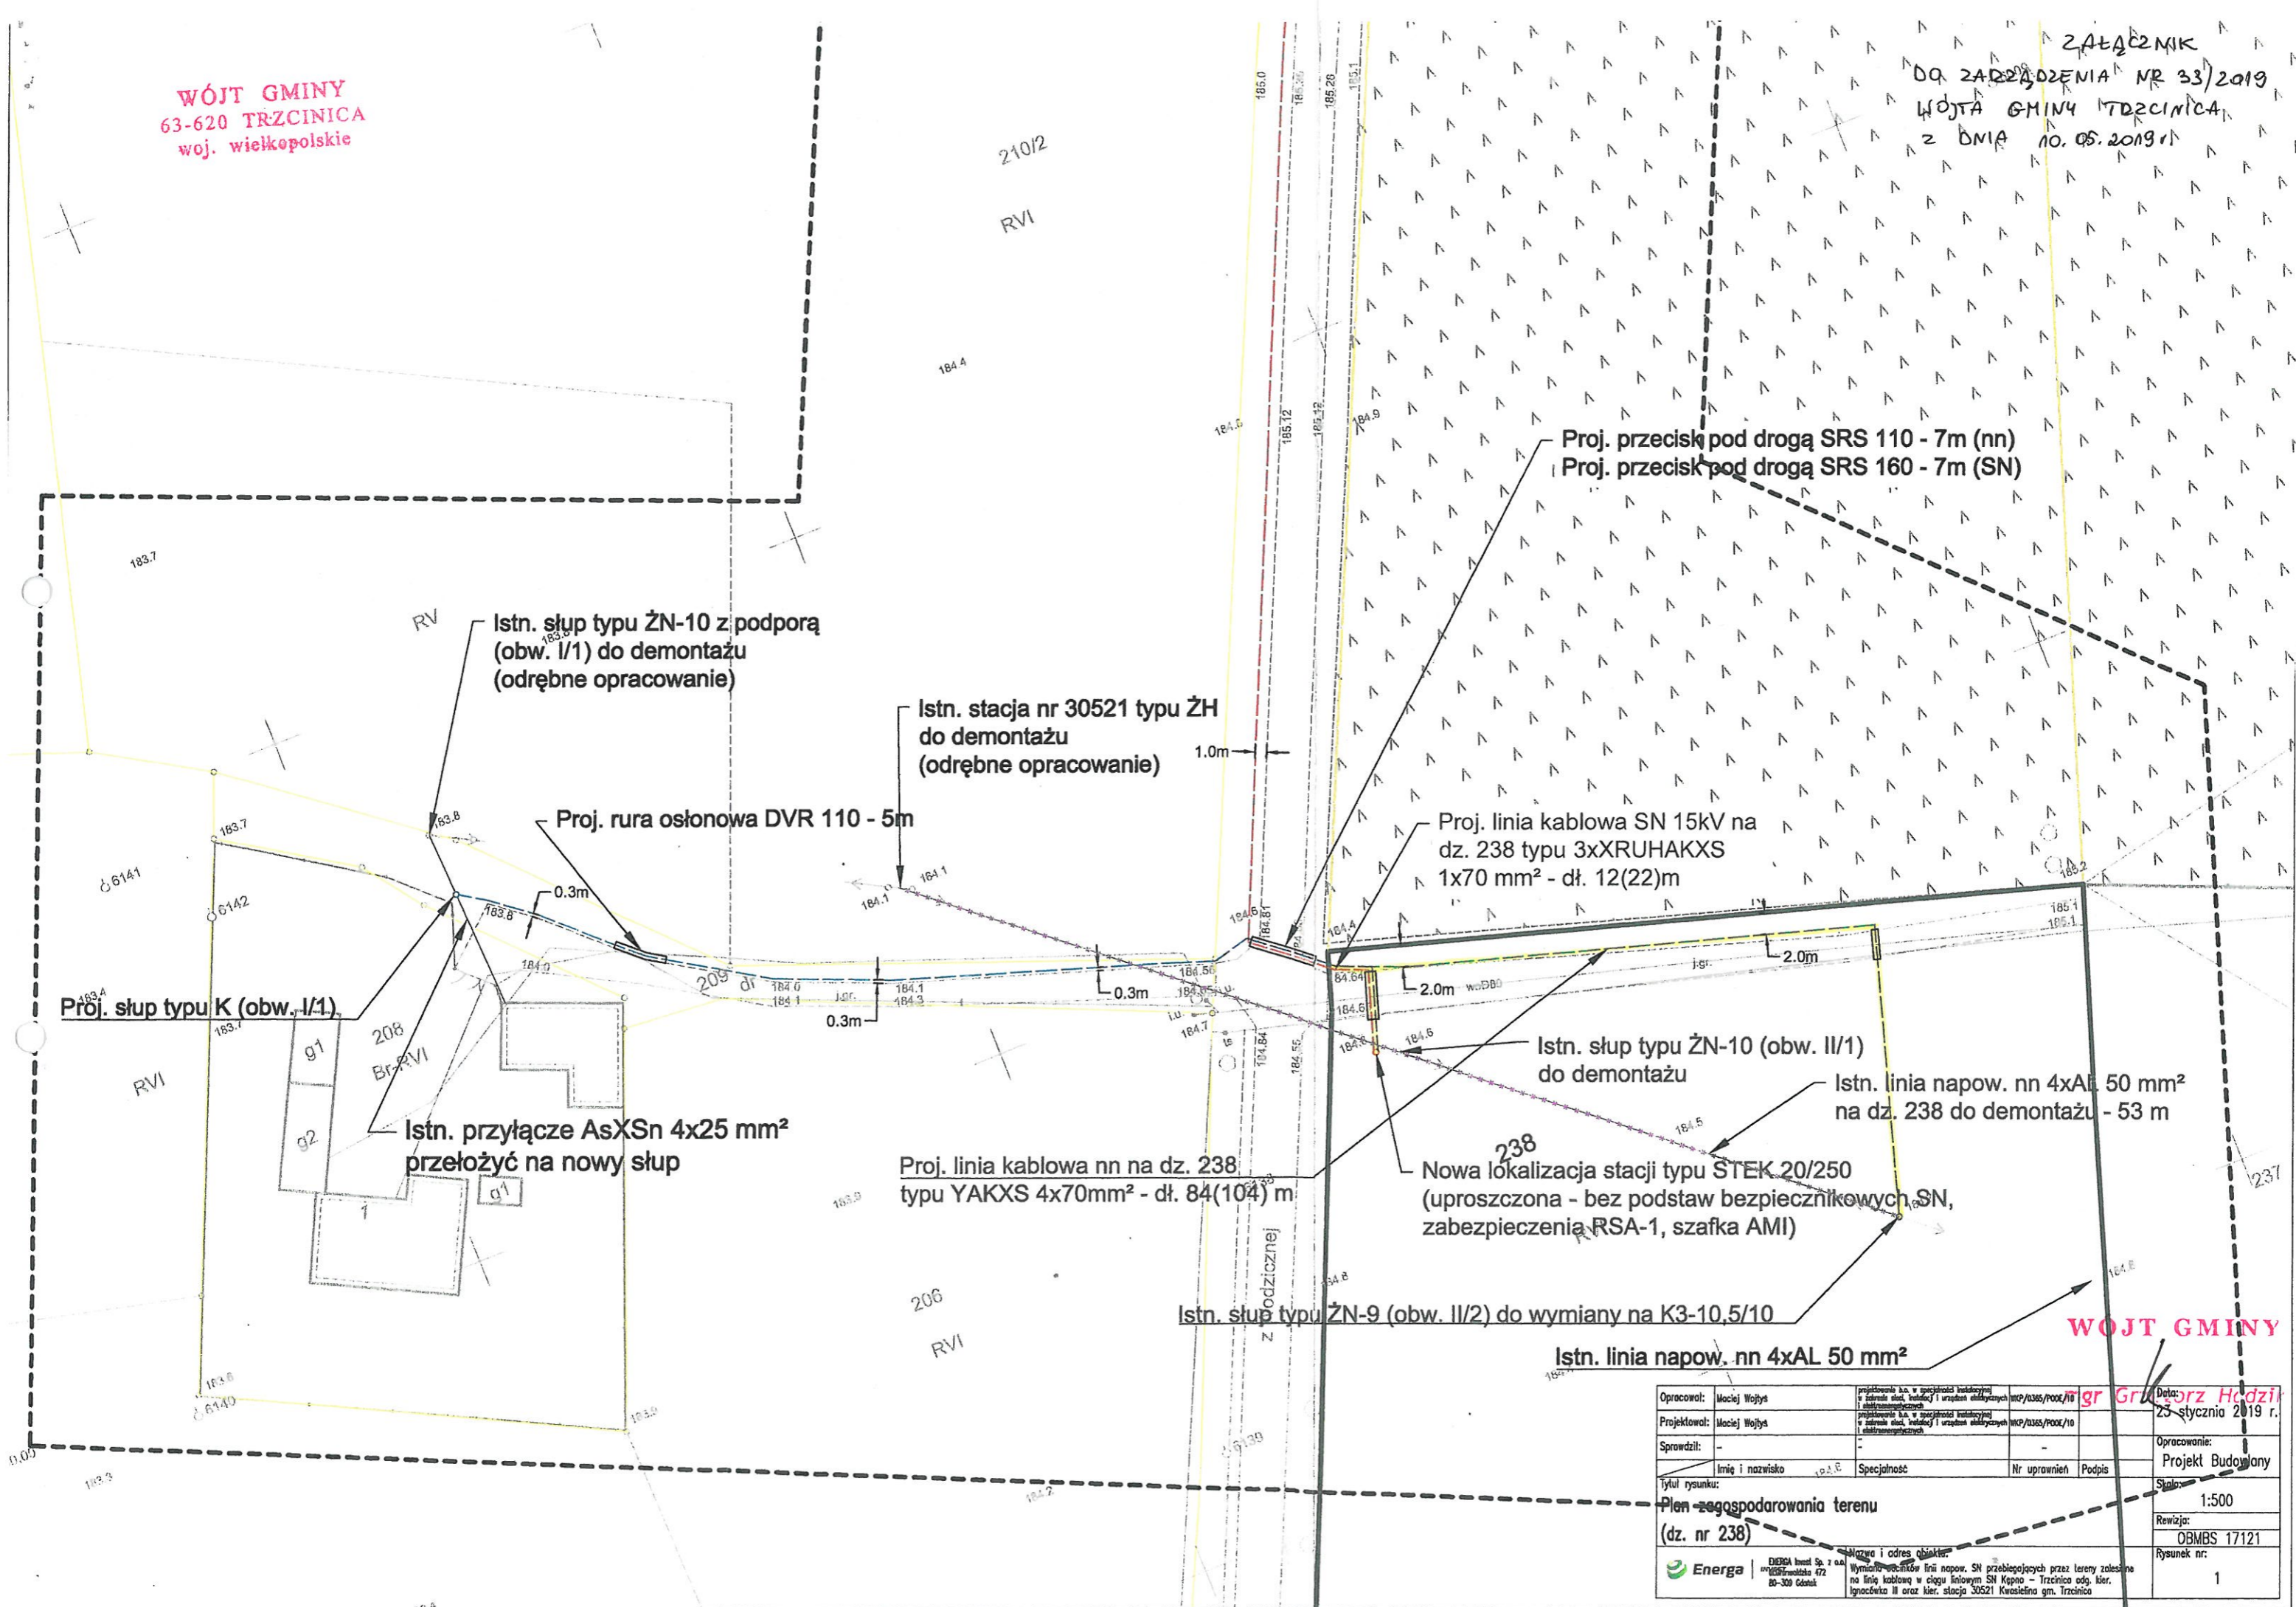

WOJT GMINY

Opracował: Maciej Wojtyś	Projektował: Maciej Wojtyś	Sprawdził: -	Tytuł rysunku: Plan zagospodarowania terenu (dz. nr 238)	Przebiegięta lin. w specjalności Instalacyjnej i Elektroenergetycznych w zakresie sił. i urządzeń elektrycznych i elektroenergetycznych	WKP/0365/POK/10	mgr Grzegorz Hądził	Data: 23 stycznia 2019 r.
				Opracowanie: Projekt Budowlany			
				Skala: 1:500			
				Revizja: OBMS 17121			
				Rysunek nr: 1			
ENERGIA Instal Sp. z o.o. ul. Kłobucka 47z 60-300 Górnik		Nazwa i adres obiektu: Wymiana stacji linii napow. SN przebiegających przez tereny załesiane na linie kablową w ciągu liniowym SN Kępno - Trzcinnica odg. kier. Ignacówka II oraz kier. stacja 30521 Kwiesielna gm. Trzcinnica					