


STACJA WODOKANALIZACYJNA
W KŁĘPIE
ul. Kościuszki
63-800 Trzcina
tel. 71 72 52 52

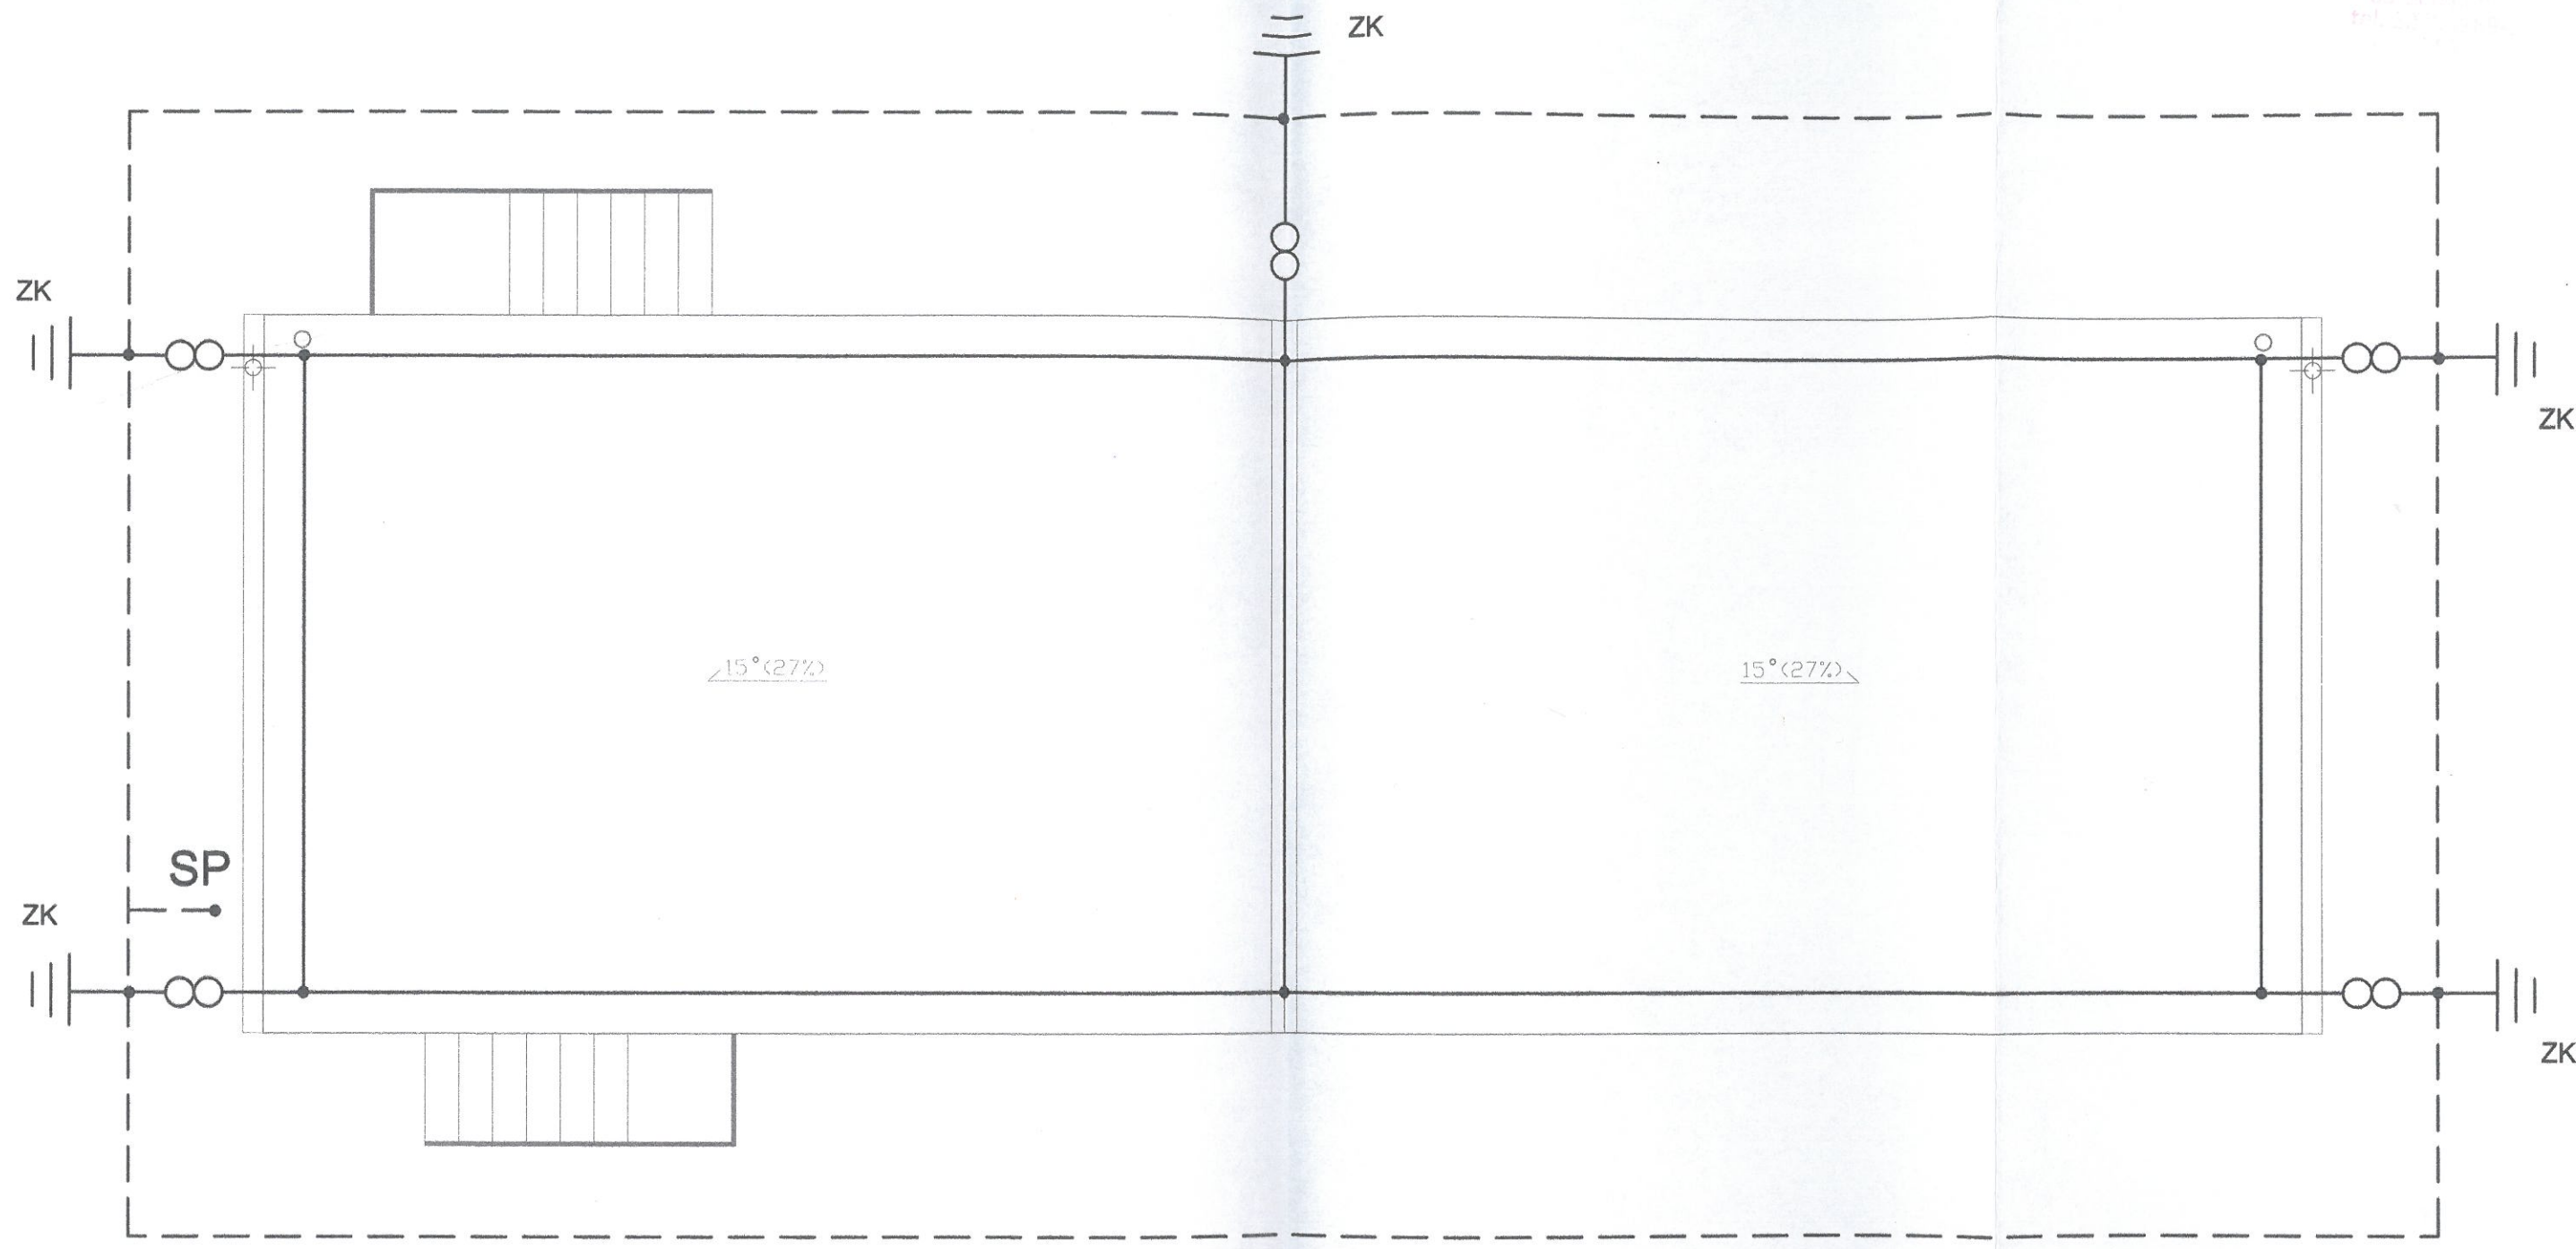

$R \leq 10 \Omega$

• połączenie śrubowe/spawane

 
zaciski probiercze zlokalizowane w studzienkach uziemiających

zwody poziome i przewody odprowadzające
- CuØ6mm

Uziom otokowy - bednarka Fe/Zn 30x4 ułożona w ziemi na głębokości 0,6m w odległości od budynku min. 1,5m

UWAGI:

Uzbrojenie stalowe fundamentów wykorzystać jako uziom naturalny. Wszystkie metalowe elementy konstrukcji budynku połączyć przewodami instalacji uziemień wyrównawczej budynku. Połączenia wykonać bednarką 30x4mm tworząc siatkę połączeń wyrównawczych. Bednarkę połączyć z głównym zaciskiem wyrównawczym. W odległości 1m od budynku zabudować studnie łączeniowe (kontrolne), w których dokonać połączeń uziemień. Sprowadzenie zwodów pionowych wykonać w zabudowanej rurze grubościennnej 50 Ø w ścianie budynku (pod ociepleniem).

OBIEKT: Scena estradowa			RYS.NR 3
TEMAT: Instalacja odgromowa/uziemiająca - rzut dachu			
LOKALIZACJA: Trzcinica ul. Jana Pawła II 92, dz. nr 923/9 gm. Trzcinica			SKALA: 1:50
INWESTOR: Gmina Trzcinica 63-620 Trzcinica, ul. Jana Pawła II 47			
Projektant: Inż. Marian Górecki	Uprawnienia: UAN 7342-61/94 U.W. Kalisz	Podpis: 	Data: 02/2014
Asystent projektanta: mgr inż. Krystian Górecki			